
 


SITUACE 1:500

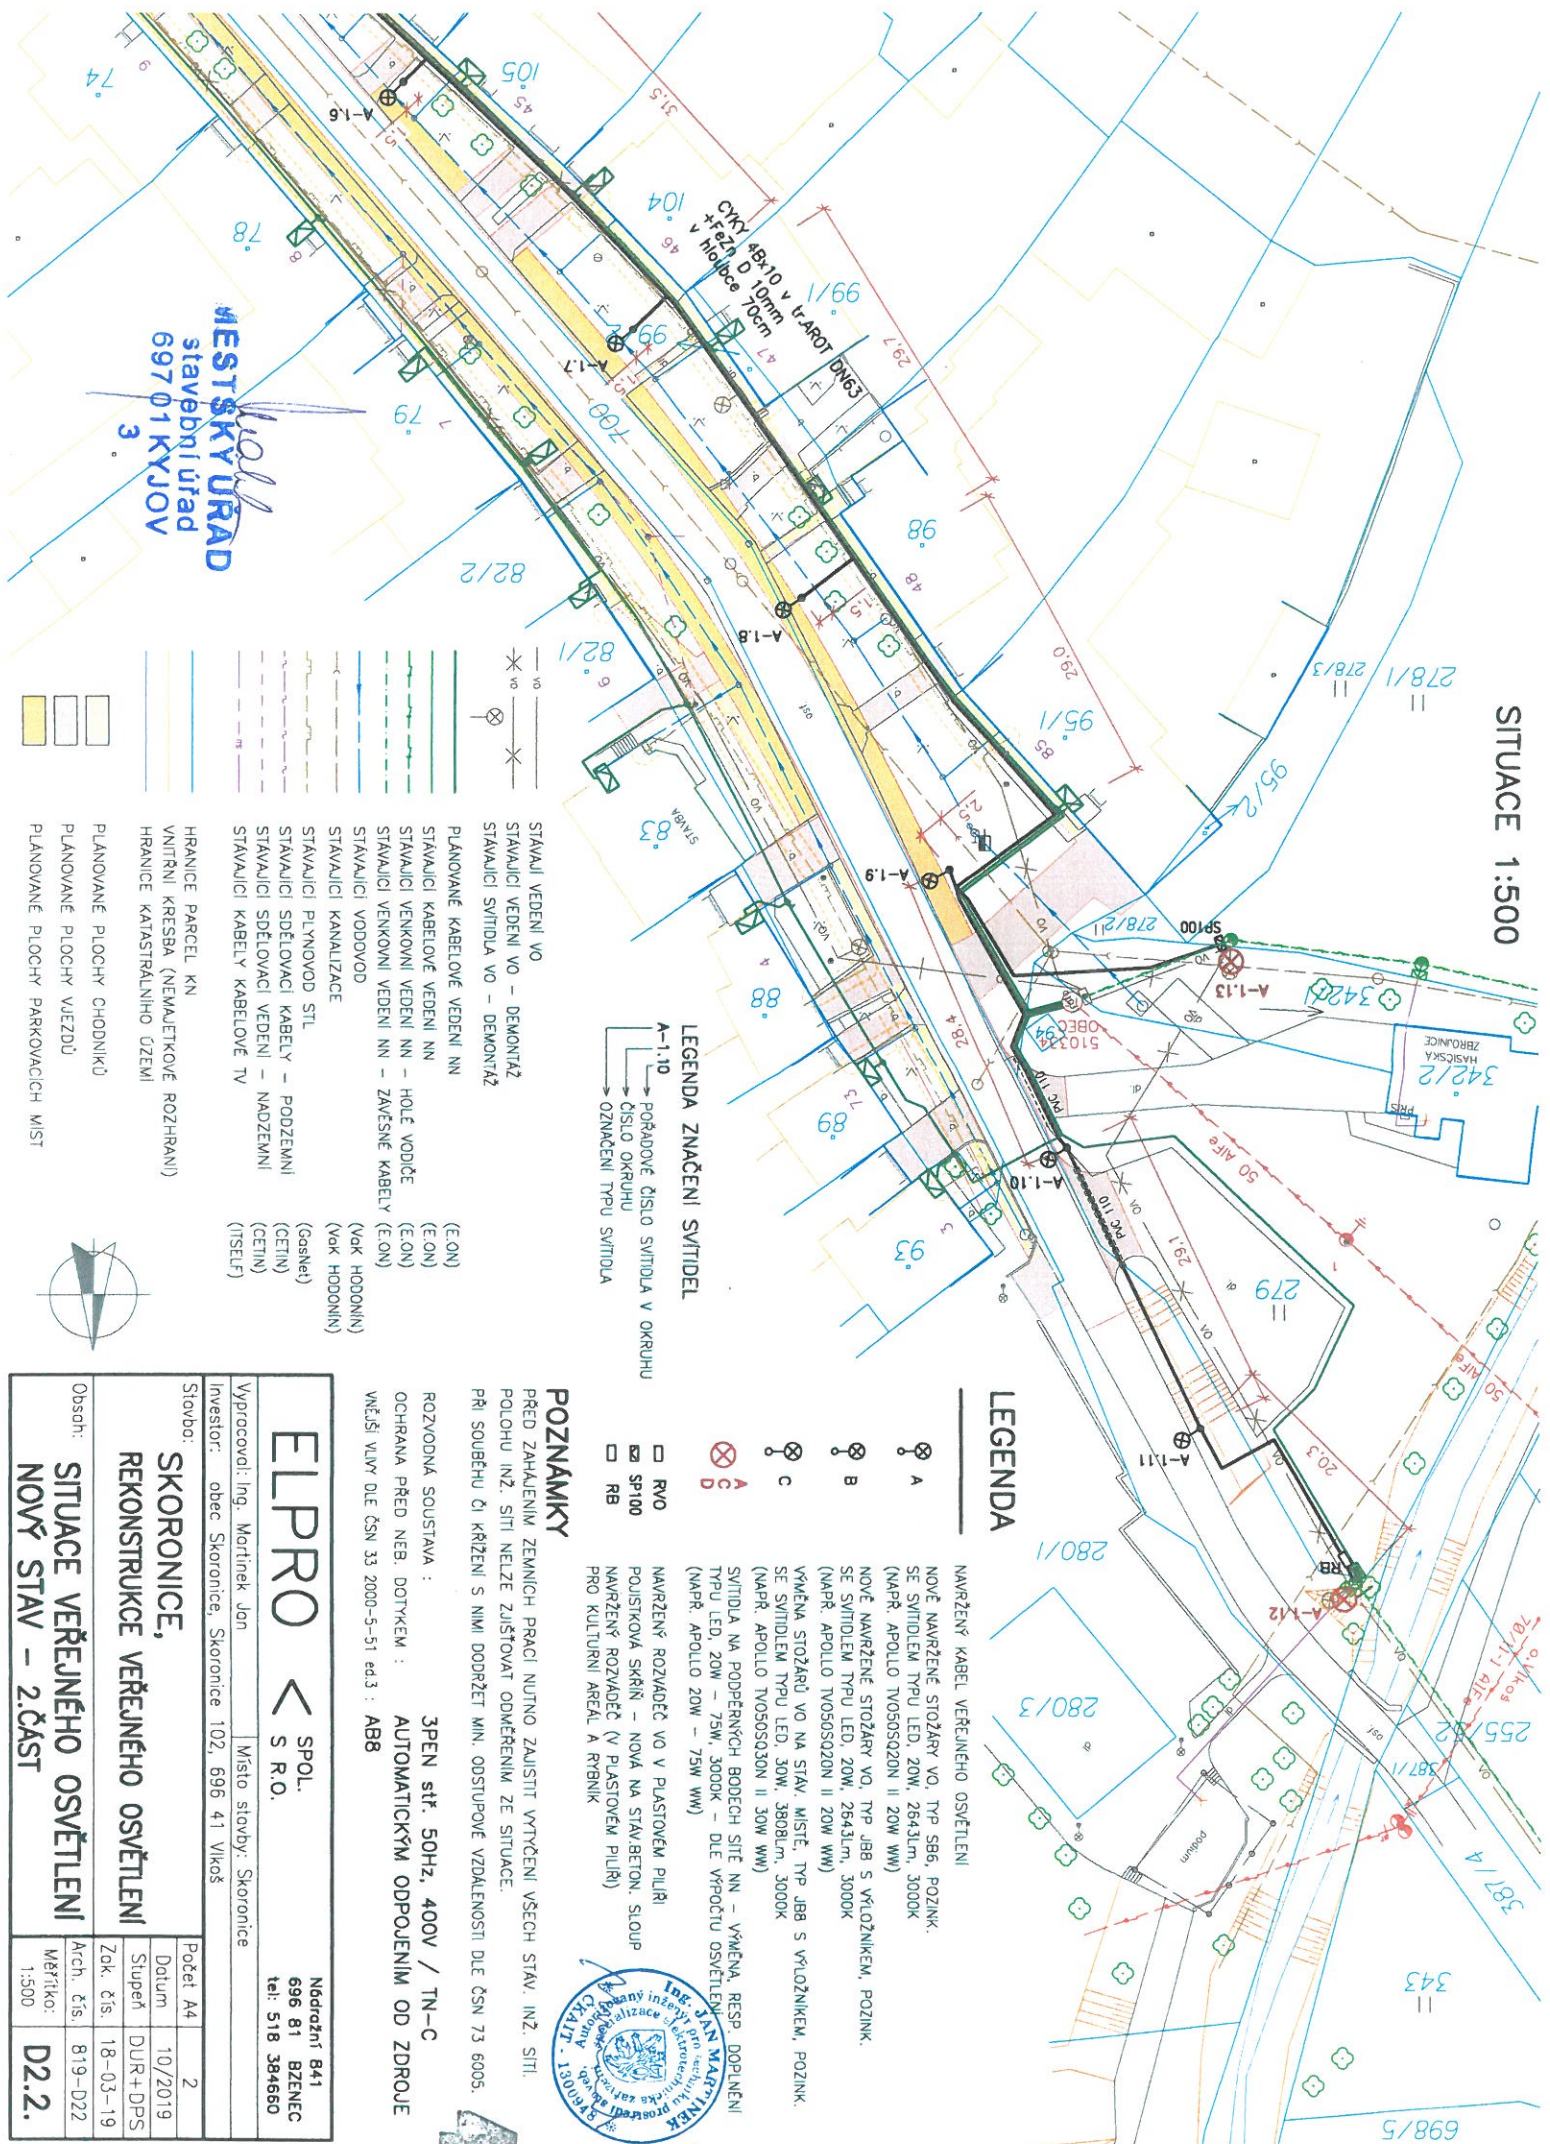

MESTSKÝ ÚRAD
stavební úřad
697 01 KYJOV
3



- STAVAJÍCÍ VEDENÍ VO – DEMONTÁŽ
STAVAJÍCÍ SVITIDLA VO – DEMONTÁŽ
PLANOVANÉ KABELOVÉ VEDENÍ NN
STAVAJÍCÍ KABELOVÉ VEDENÍ NN
STAVAJÍCÍ VENKOVNÍ VEDENÍ NN – HOLE VODIČE
STAVAJÍCÍ VENKOVNÍ VEDENÍ NN – ZÁVĚSNÉ KABELY (E.ON)
STAVAJÍCÍ VODOVOD
STAVAJÍCÍ KANALIZACE
STAVAJÍCÍ PLYNOVOD STL
STAVAJÍCÍ SĐELOVACÍ KABELY – PODZEMNÍ
STAVAJÍCÍ SĐELOVACÍ VEDENÍ – NADZEMNÍ
STAVAJÍCÍ KABELY KABELOVÉ TV
HRANICE PARCEL KN
VNITŘNÍ KRESBA (NEMAJETKOVÉ ROZHRANÍ)
HRANICE KATASTRÁLNÍHO ÚZEMÍ
PLANOVANÉ PLOCHY CHODNÍKŮ
PLANOVANÉ PLOCHY VJEZDŮ
PLANOVANÉ PLOCHY PARKOVACÍCH MÍST



LEGENDA ZNAČENÍ SVITIDEL
A-1.10
POŘADOVÉ ČÍSLO SVITIDLA V OKRUHU
ČÍSLO OKRUHU
OZNAČENÍ TYPU SVITIDLA

LEGENDA

- NAVŘENÝ KABEL VEŘEJNÉHO OSVĚTLENÍ
NOVÉ NAVŘENÉ STOŽÁRY VO, TYP SB6, POZINK.
SE SVITIDLEM TYPU LED, 20W, 2643lm, 3000K
(NAPŘ. APOLLO TWO5050Q20N II 20W WW)
NOVÉ NAVŘENÉ STOŽÁRY VO, TYP JBB S VÝLOŽNÍKEM, POZINK.
SE SVITIDLEM TYPU LED, 20W, 2643lm, 3000K
(NAPŘ. APOLLO TWO5050Q20N II 20W WW)
VÝMĚNA STOŽÁRŮ VO NA STAV. MÍSTĚ, TYP JBB S VÝLOŽNÍKEM, POZINK.
SE SVITIDLEM TYPU LED, 30W, 3808lm, 3000K
(NAPŘ. APOLLO TWO5050Q30N II 30W WW)
SVITIDLA NA PODPERNÝCH BODECH SÍTE NN – VÝMĚNA, RESP. DOPLNĚNÍ
TYPU LED, 20W – 75W, 3000K – DLE VÝPOČTU OSVĚTLENÍ
(NAPŘ. APOLLO 20W – 75W WW)
NAVŘENÝ ROZVÁDEČ VO V PLASTOVÉM PULRI
POUSTIKOVÁ SKŘÍŇ – NOVÁ NA STAV.BETON. STLOUP
NAVŘENÝ ROZVÁDEČ (V PLASTOVÉM PULRI)
PRO KULTURNÍ AREÁL A RYBNÍK

POZNAMKY

PŘED ZAHÁJENÍM ZEMNÍCH PRACÍ NUTNO ZAJISTIT VYTČENÍ VŠECH STAV. INŽ. SÍTÍ
POLOHU INŽ. SÍTÍ NELZE ZJIŠŤOVAT DOKERENÍM ZE SITUACE.
PŘÍ SOUBĚHU ČI KŘÍŽENÍ S NÍMI DODRŽET MIN. ODSTUPOVÉ VZDÁLENOSTI DLE ČSN 73 6005.
ROZVODNA SOUSTAVA : 3PEN stř. 50Hz, 400V / TN-C
OCHRANA PŘED NEB. DOTYKEM : AUTOMATICKÝM ODPOJENÍM OD ZDROJE
VNĚJŠÍ VLIVY DLE ČSN 33 2000-5-51 ed.3 : AB8

ELPRO		SPOL. S R.O.	
Výpracovatel: Ing. Martiněk Jan		Místo stavby: Skoronice	
Stavba: SKORONICE, REKONSTRUKCE VEŘEJNÉHO OSVĚTLENÍ		Počet A4: 2	
Obsah: SITUACE VEŘEJNÉHO OSVĚTLENÍ NOVÝ STAV – 2.ČÁST		Datum: 10/2019	
		Stupeň: DUR+DPS	
		Zak. čís.: 18-03-19	
		Arch. čís.: 819-D22	
		Měřítko: 1:500	
		Nádražní B41 696 81 BZENEC tel: 518 384660	

